



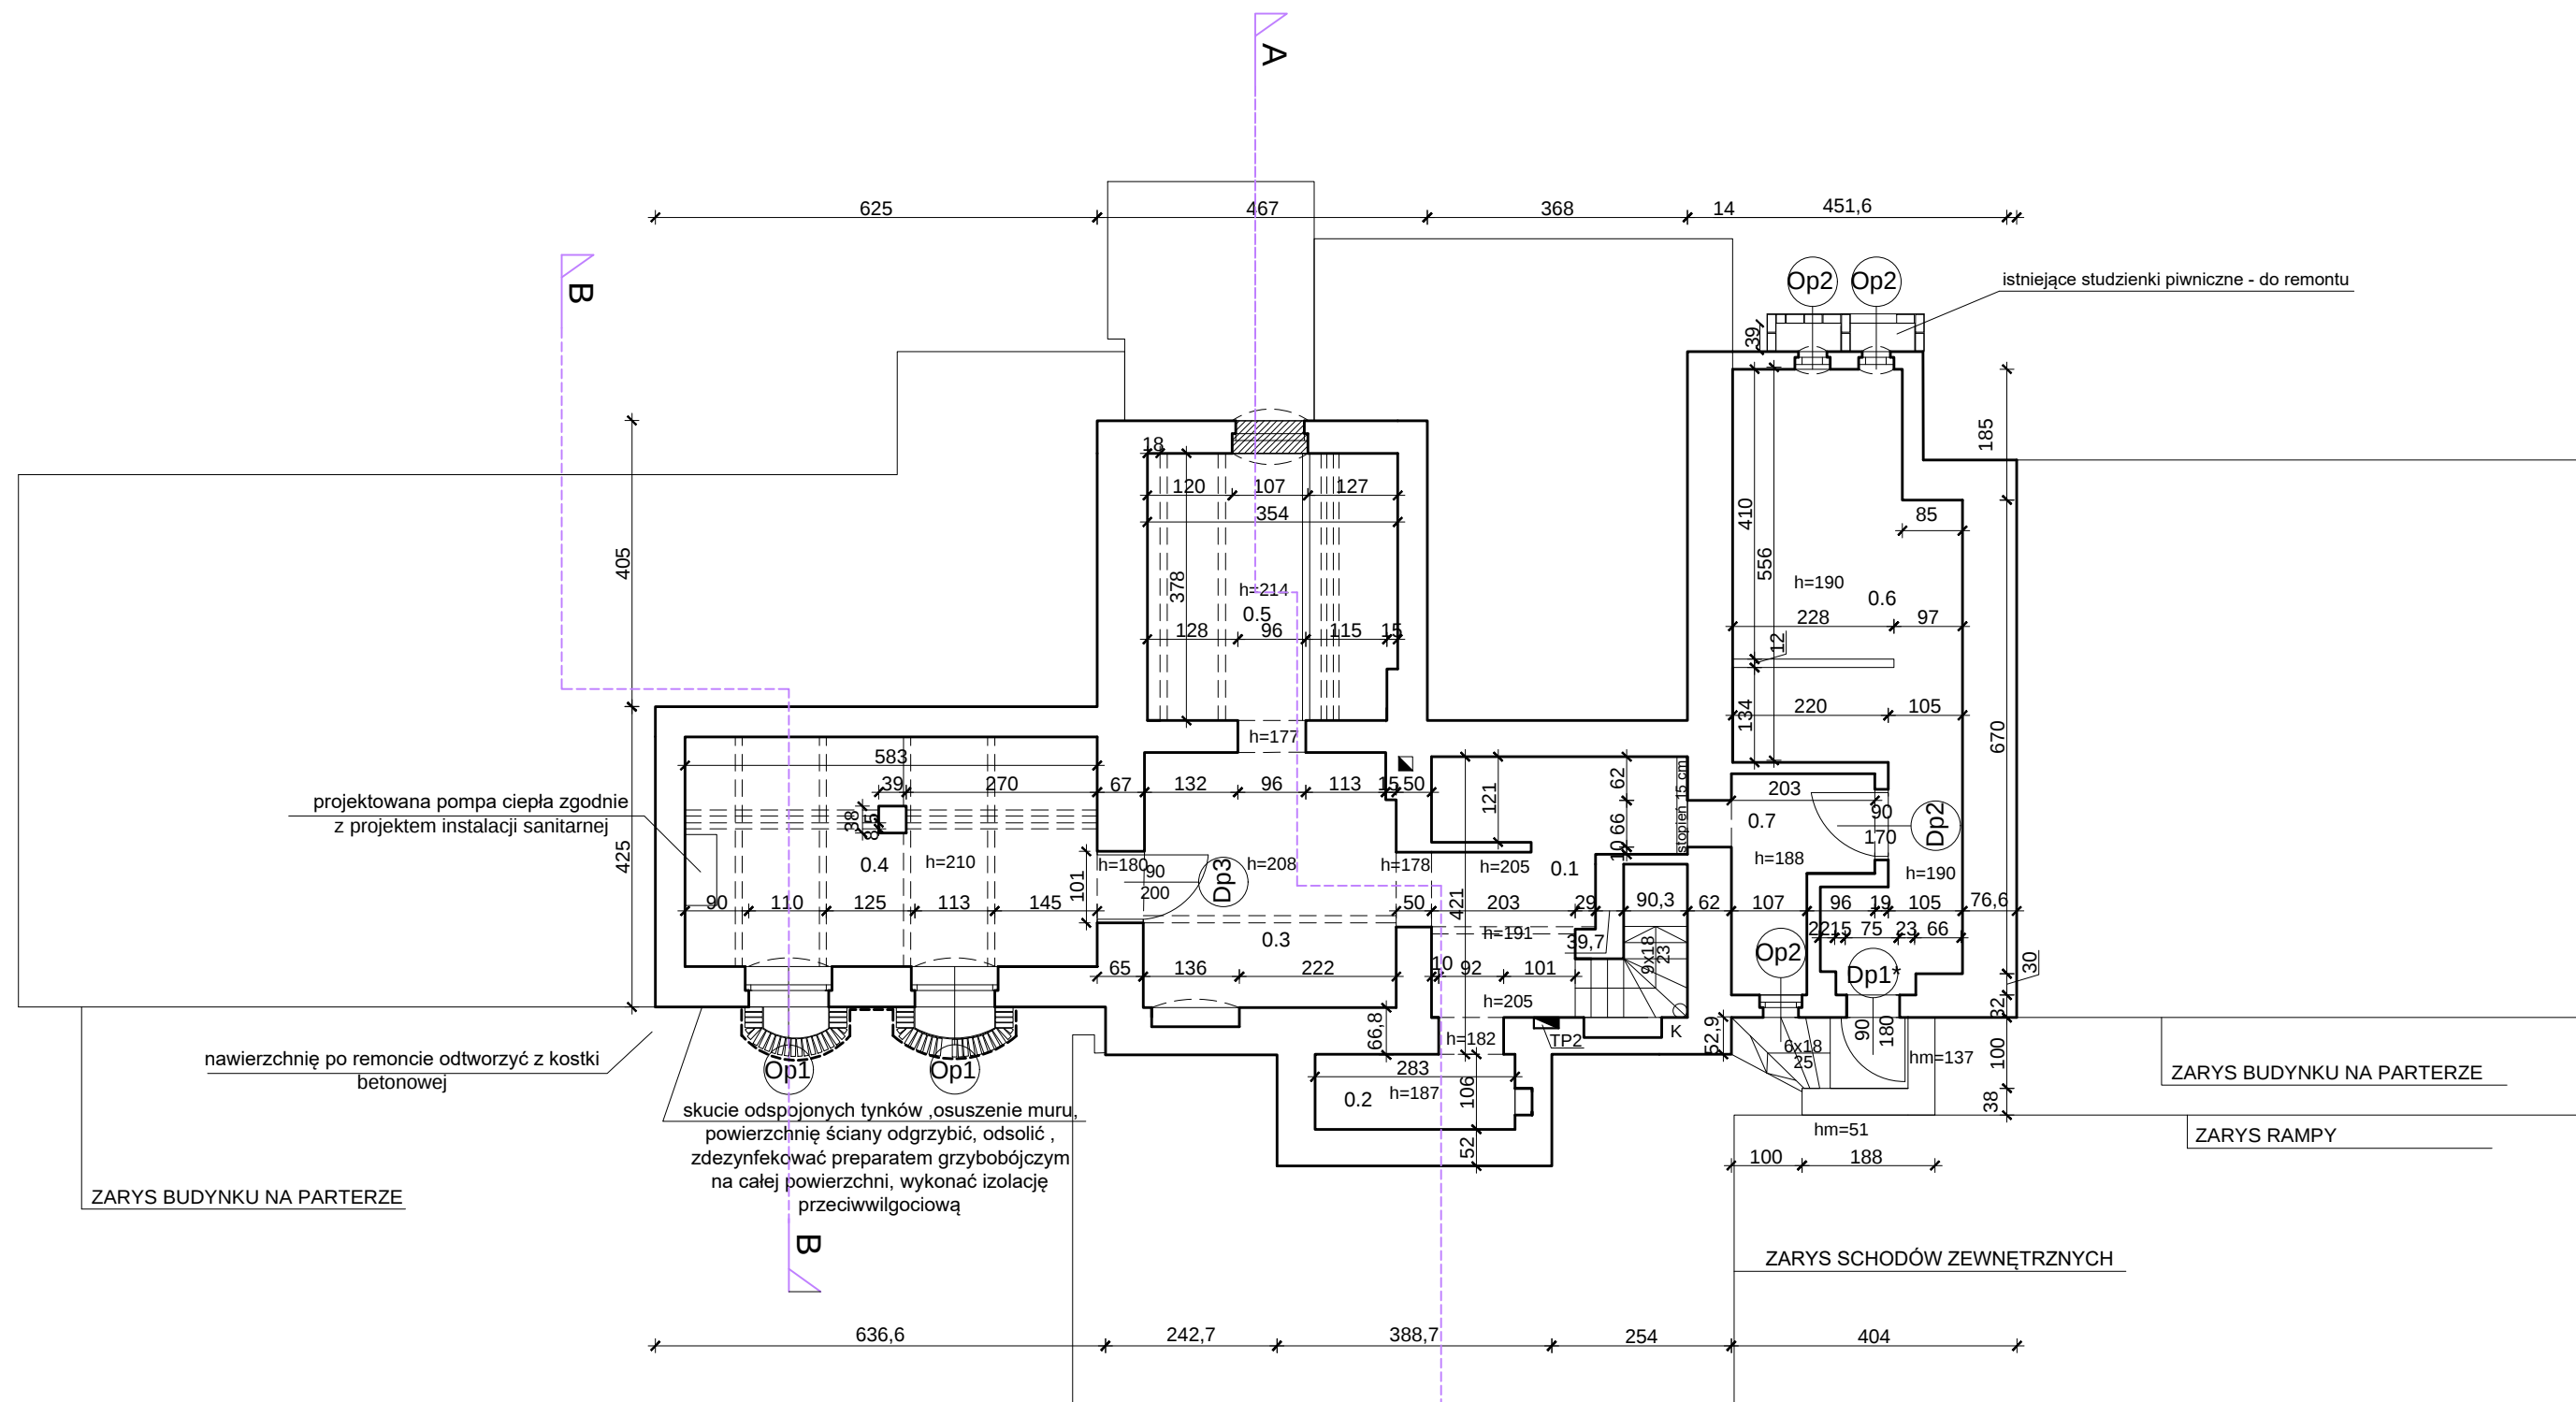

	Pomieszczenie	Posadzka	Pow. użytk.	Wys.pom.	Dług. ścian
0.1	Gospodarcze 1	istn. cegła klinkierowa	10,27m ²	2,05m	18,28 m
0.2	Gospodarcze 2	pos. betonowa	2,99m ²	1,87m	7,78 m
0.3	Gospodarcze 3	pos. betonowa	12,85m ²	2,08m	14,34 m
0.4	Techniczne 1	posadzka betonowa	18,80m ²	2,10m	18,16 m
0.5	Gospodarcze 4	posadzka betonowa	13,26m ²	2,14m	14,63 m
0.6	Gospodarcze 5	posadzka betonowa	21,15m ²	1,90m	26,12 m
0.7	Gospodarcze 6	posadzka betonowa	4,70m ²	1,88m	10,72 m
Cała powierzchnia użytkowa			84,02m ²		

Legenda:

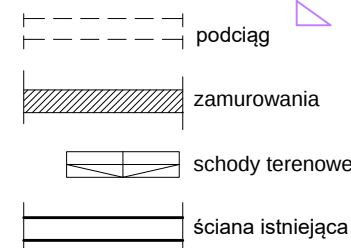

TP2 - tablice piętrowe
według projektu instalacji elektrycznej

OBIEKT :	BUDYNEK DWORCA KOLEJOWEGO PKP		
ADRES :	46-040 OZIMEK UL. KOLEJOWA		
INWESTOR :	Gmina Ozimek , ul. Ks. Dzierżona 4b 46-040 OZIMEK,		
jednostka projektowa			
PRACOWNIA PROJEKTOWA ARCH. JADWIGA BARTNIK UL.SZARYCH SZEREGÓW 65/14 45-285 OPOLE TEL 604 54 83 35 e-mail: jadwiga.bartnik@o2.pl			
FAZA PROJEKTU :	PROJEKT ARCHITEKTONICZNO-BUDOWLANY		branża ARCHITEKTURA
NAZWA RYSUNKU:	RZUT PIWNIC		data opr. 27.10.2023
imie i nazwisko		nr uprawnień	podpis
PROJEKTANT :	mgr inż. arch. Jadwiga Bartnik	59/88/Op Nr IA OP-0039	
SPRAWDZAJACY :	mgr inż. arch. Maria Gajda - Kucharz	241/83/Op Nr IA OP-0030	
			skala 1:100
			nr rysunku A-1