


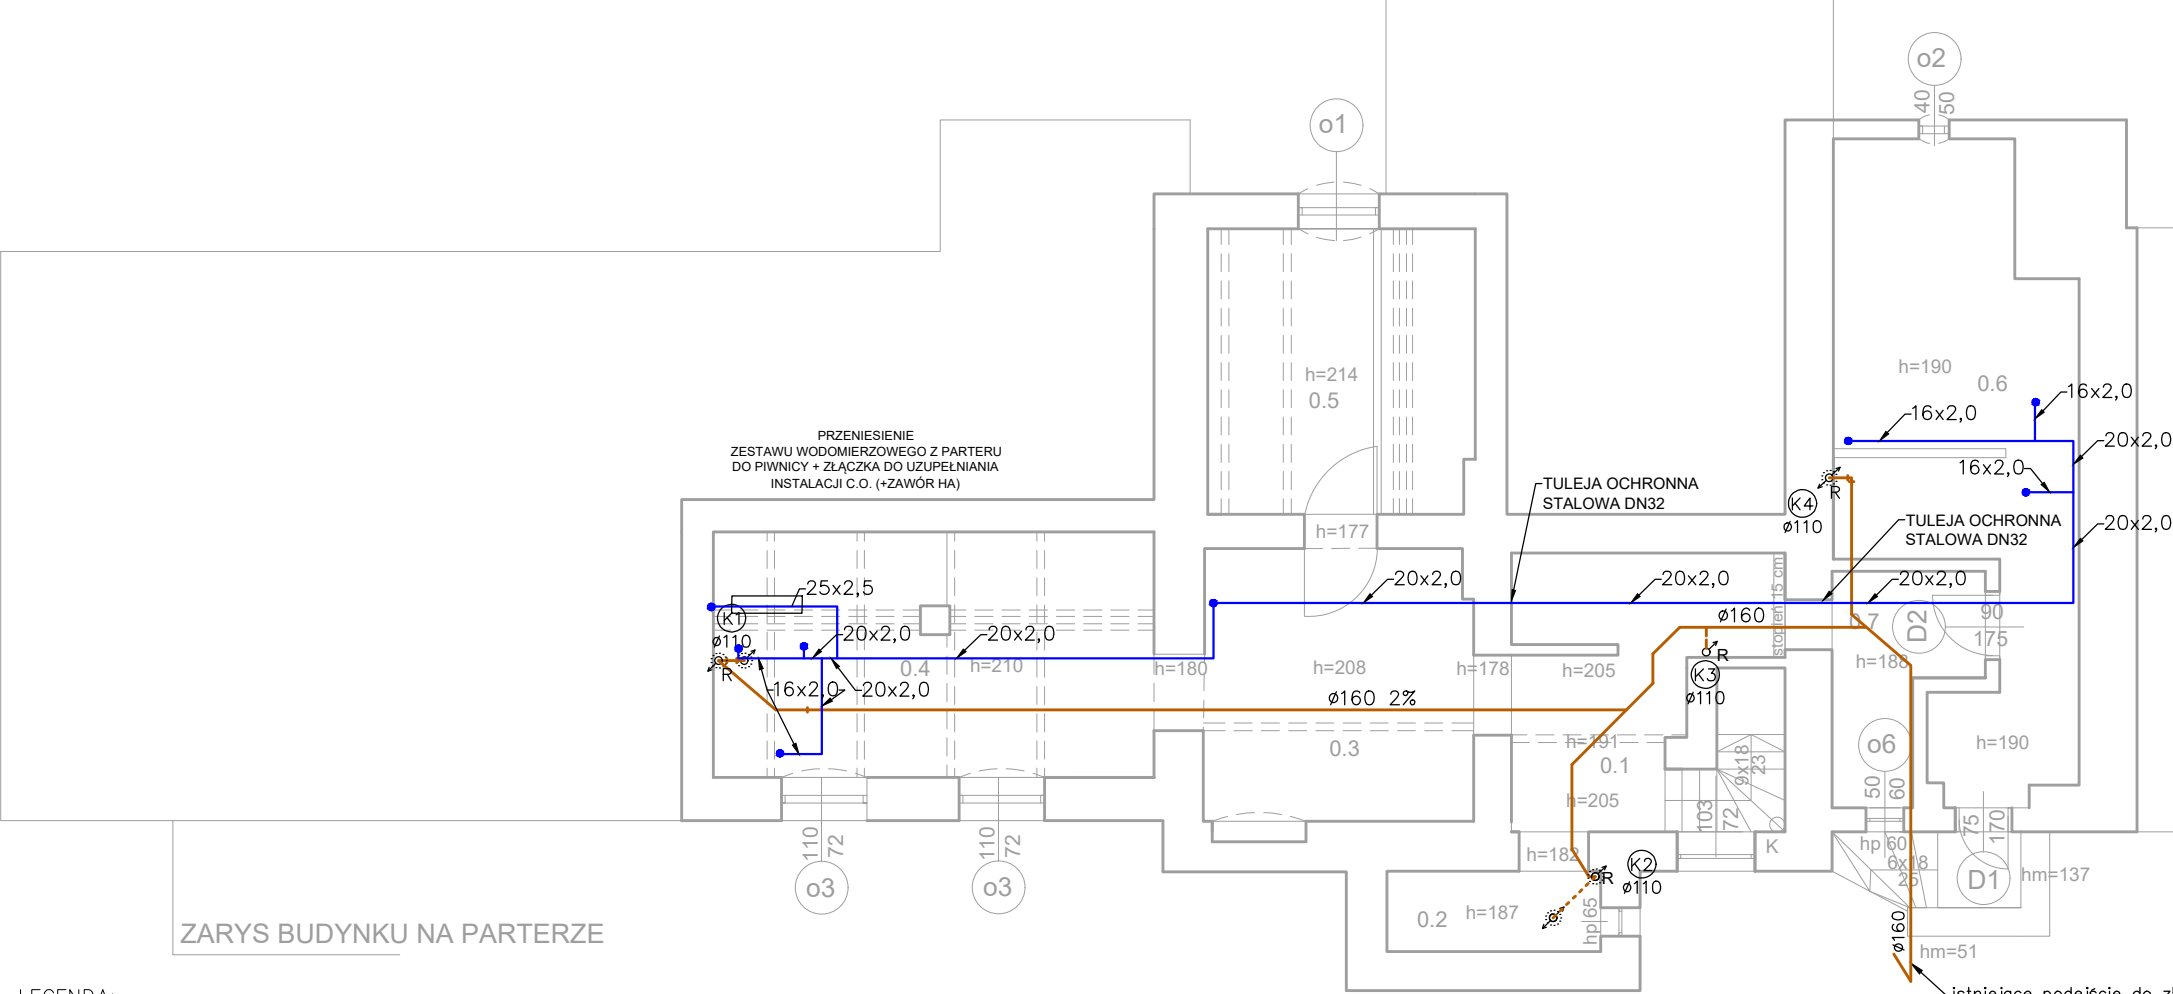

ZARYS BUDYNKU NA PARTERZE

ZARYS BUDYNKU NA PARTERZE

LEGENDA:

- ⊙(W1) – pion instalacji wody zimnej
⊙(K1) – pion instalacji kanalizacji sanitarnej Ø110
— — — instalacja wody zimnej
— — — kanalizacja sanitarna

UWAGA:

- Wszystkie rury wodociągowe prowadzone po ścianach izolować termicznie przy pomocy otuliny z pianki PE gr. 20mm, prefabrykowanych.
- Wszystkie rury wodociągowe prowadzone w brzdach izolować termicznie przy pomocy otuliny z pianki PE gr. 9mm w osłonie z laminatu, prefabrykowanych.
- Wszystkie piony kanalizacyjne wyprowadzone nad dach i zakończone rurami wywiewnymi Ø160.
- Przed wystąpieniem do prac instalacyjnych należy zweryfikować możliwości techniczne prowadzenia instalacji.
- Montaż podliczników wody zimnej wg. aranżacji i wytycznych Inwestora.
- Podjęcia wody podpionowe – należy wyposażyć w zawory kulowe.
- Przejścia instalacji wg.WT zabezpieczyć EI120

	Pomieszczenie	Posadzka	Pow. użytk.	Wys.pom.	Dług. ścian
0.1	Gospodarcze 1	istn. cegła klinkierowa	10,27m ²	2,05m	18,28 m
0.2	Gospodarcze 2	pos. betonowa	2,99m ²	1,87m	7,78 m
0.3	Gospodarcze 3	pos. betonowa	12,85m ²	2,08m	14,34 m
0.4	Gospodarcze 4	posadzka betonowa	18,80m ²	2,10m	18,16 m
0.5	Gospodarcze 5	posadzka betonowa	13,26m ²	2,14m	14,63 m
0.6	Gospodarcze 6	posadzka betonowa	21,15m ²	1,90m	26,12 m
0.7	Gospodarcze 7	posadzka betonowa	4,70m ²	1,88m	10,72 m
Cała powierzchnia użytkowa			84,02m ²		

OBIEKT :	BUDYNEK DWORCA KOLEJOWEGO PKP		
ADRES :	46-040 OZIMEK UL. KOLEJOWA		
INWESTOR :	Gmina Ozimek , ul. Ks. Dzierżona 4b 46-040 OZIMEK,		
jednostka projektowa			
PRACOWNIA PROJEKTOWA ARCH. JADWIGA BARTNIK UL.SZARYCH SZEREGÓW 65/14 45-285 OPOLE TEL 604 54 83 35 e-mail: jadviga.bartnik@o2.pl			
FAZA PROJEKTU :	PROJEKT TECHNICZNY		branża SANITARNA
NAZWA RYSUNKU:	RZUT PIWNIC - INSTALACJE WOD.-KAN.		data opr. 27.10.2023r.
imie i nazwisko			nr uprawnień
podpis			skala 1:100 nr rysunku IS-1
PROJEKTANT :	mgr inż. Wojciech Przybyła	OPL/1357/PWBS/17	
SPRAWDZAJACY :	mgr inż. Grzegorz Jurowicz	OPL/0043/POOS/03	
OPRACOWAŁA :	mgr inż. Aleksandra Drozdalska		