


CZĘŚĆ OBJĘTA OPRACOWANIEM

CZĘŚĆ NIE OBJĘTA OPRACOWANIEM

CZĘŚĆ OBJĘTA OPRACOWANIEM
OBIEKT DO ROZBIÓRKI

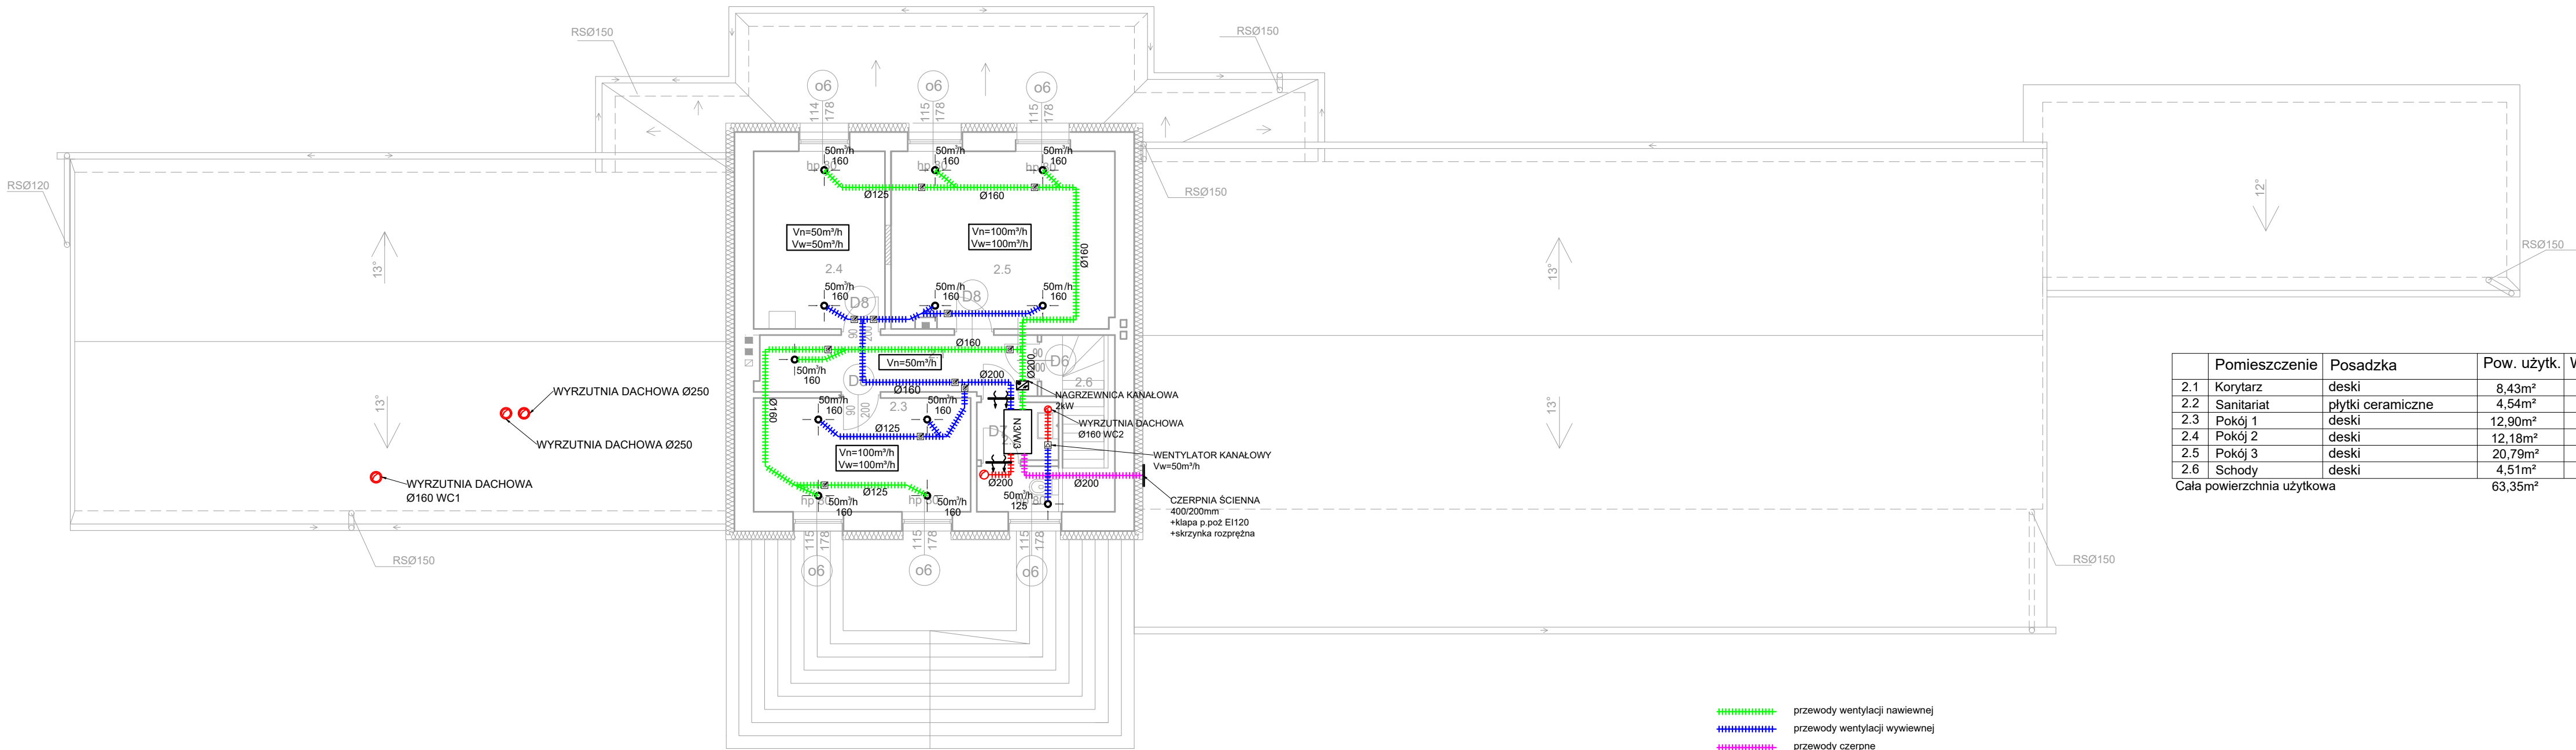

	Pomieszczenie	Posadzka	Pow. użytk.	Wys.pom.
2.1	Korytarz	deski	8,43m ²	
2.2	Sanitariat	płytki ceramiczne	4,54m ²	
2.3	Pokój 1	deski	12,90m ²	
2.4	Pokój 2	deski	12,18m ²	
2.5	Pokój 3	deski	20,79m ²	
2.6	Schody	deski	4,51m ²	
Cała powierzchnia użytkowa			63,35m ²	

INFORMACJE OGÓLNE


- ROBOTY BUDOWLANE NALEŻY WYKONAĆ ZGODNIE Z POLSKIMI NORMAM, WARUNKAMI TECHNICZNYMI WYKONANIA I ODBIORU ROBÓT BUDOWLANYCH
- BRAK WSKAZANIA NA RYSUNKU TECHNICZNYM ELEMENTÓW, KTÓREGO ZASTOSOWANIE WYNIKA ZE ZNANYCH LUB POWSZECHNIE PRZYJĘTYCH ROZWIĄZAŃ W ZAKRESIE SZTUKI BUDOWLANEJ NIE ZWALNIA WYKONAWCY Z KONIECZNOŚCI SKALKULOWANIA I ZASTOSOWANIA TAKIEGO ELEMENTU W POROZUMIENIU I ZA ZGODĄ PROJEKTANTA ORAZ INWESTORA;
- WSZYSTKIE ELEMENTY PROJEKTOWE NALEŻY ROZPATRYWAĆ W DOKUMENTACJI W KONTEKŚCIE WSZYSTKICH RYSUNKÓW, KTÓRE DO TEGO ELEMENTU SIĘ ODNOŚĄ Z UWZGLĘDNIENIEM WSZYSTKICH OPISÓW TECHNICZNYCH I ZASAD SZTUKI BUDOWLANEJ;
- W PRZYPADKU WYSTĄPIENIA NIEZGODNOŚCI POMIĘDZY PROJEKTEM ARCHITEKTONICZNYM I POZOSTAŁYMI OPRACOWANIAM I BRANŻOWYMI ORAZ STANEM ISTNIEJĄCYM NALEŻY WYJAŚNIĆ I UZGODNIĆ Z PROJEKTANTEM;
- WSZYSTKIE MATERIAŁY WYKORZYSTANE W PROJEKCIE, ROZWIĄZANIA TECHNICZNE I URZĄDZENIA MUSZĄ ODPOWIADAĆ NORMOM BEZPIECZEŃSTWA PPOŻ. I BHP; POSIADAĆ ODPOWIEDNIE ATESYTY I APROBATY DO STOSOWANIA W BUDOWNICTWIE I UŻYTKOWANIU ZGODNYM Z FUNKCJĄ OBIEKTU;
- UWAGI I OPISY W CZĘŚCI OPISOWEJ PROJEKTU SĄ INTEGRALNĄ

CZĘŚCIĄ NINIEJSZEGO OPRACOWANIA.

- KRATKI NAWIEWNE/WYWIEWNE ORAZ URZĄDZENIA WENTYLACYJNE MONTOWAĆ ZGODNIE Z WYTTCZNYMI PRODUCENTA.
- KANAŁY WENTYLACYJNE IZOŁOWAĆ ZGODNIE Z OPISEM TECHNICZNYM.
- KOLOR ELEMENTÓW WIDOCZNYCH TAKICH JAK NAWIEWNIKI, WYWIEWNIKI, CZERPNIE I WYRZUTNIE NALEŻY UZGODNIĆ Z ARCHITEKTEM.
- PRZEJŚCIA KANAŁÓW WENTYLACYJNYCH PRZEZ PRZEGRODY O ODOPORNOŚCI OGNIOWEJ CO NAJMNIEJ EI60 LUB REI60, NALEŻY WYPOSAŻYĆ W KLAPY PRZECIWOPOŻAROWE O ODOPORNOŚCI OGNIOWEJ RÓWNEJ PRZEGRODZIE. ZGODNIE Z ICH DOKUMENTACJĄ TECHNICZNĄ.
- ZWRACAĆ SZCZEGÓLNA UWAGĘ NA ODPOWIEDNI MONTAŻ KŁAP P. POŻ.,
- KANAŁY WENTYLACYJNE PODWIESZAĆ DO KONSTRUKCJI BUDYNKU STOSUJĄC STANDARDOWE ZAWIESIA. ROZSTAW ZAWIESI ZGODNIE Z WARUNKAMI TECHNICZNYMI.
- W PRZYPADKU MONTAŻU SUFITÓW PODWIESZANYCH ZAPEWNIĆ OTWORY
- W PRZYPADKU MONTAŻU SUFITÓW PODWIESZANYCH ZAPEWNIĆ OTWORY
- W KANAŁACH WENT. NALEŻY ZAMONT. ODPOWIEDNIĄ ILOŚĆ KŁAP REWIZYJNYCH UMOŻLIWIAJĄCYCH CZYSZCZENIE INSTALACJI, ZGODNIE Z OPISEM TECHNICZNYM.
- NALEŻY UNIEMOŻLIWIĆ DOSTĘP OSÓB NIEUPOWAŻNIONYCH DO URZĄDZEŃ I ELEMENTÓW REGULACYJNYCH LUB WYKONAWCZYCH (STEROWNIKI ETC.)
- PRZED I ZA URZĄDZENIAMI WYTWARZAJĄCYMI DRGANIA NALEŻY ZASTOSOWAĆ KRÓCCIE ELASTYCZNE
- WSZYSTKIE ZAINSTALOWANE URZĄDZENIA I MATERIAŁY MUSZĄ POSIADAĆ ODPOWIEDNIE ATESYTY I DOPUSZCZENIA
- ROZPATRYWAĆ ŁĄCZNIE Z INNYMI BRANŻAMI ORAZ OPISEM TECHNICZNYM.
- WSZELKIE ZMIANY W PROJEKCIE WYMAGAJĄ PISEMNEJ ZGODY PROJEKTANTA.

UWAGI:

WSZYSTKIE ELEMENTY INSTALACJI MUSZĄ BYĆ NOWE W 1 KLASIE JAKOŚCI. PODANE WYMIARY ORAZ ILOŚCI: NAWIEWNIKÓW, DYSZ, KRATEK, PRZEWODÓW WENTYLACYJNYCH KŁAP P. POŻ, POZOSTAŁYCH URZĄDZEŃ ORAZ ELEMENTÓW INSTALACJI WENTYLACJI SĄ ORIENTACYJNE I NIE STANOWIĄ PODSTAWY DO WYKONANIA INSTALACJI. PODŁĄCZENIE KRATEK WENTYLACYJNYCH ZGODNIE Z ARANŻACĄ POMIESZCZEŃ/SUFITÓW.

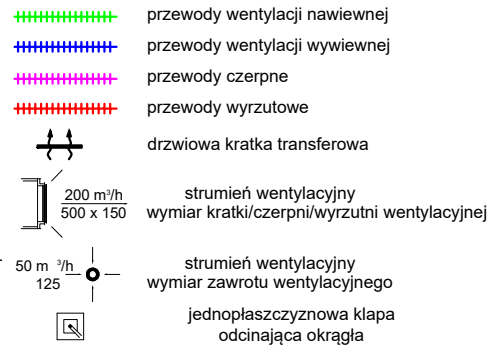

OBIEKT :	BUDYNEK DWORCA KOLEJOWEGO PKP		
ADRES :	46-040 OZIMEK UL. KOLEJOWA		
INWESTOR :	Gmina Ozimek , ul. Ks. Dzierżona 4b 46-040 OZIMEK,		
jednostka projektowa			
PRACOWNIA PROJEKTOWA ARCH. JADWIGA BARTNIK UL.SZARYCH SZEREGÓW 65/14 45-285 OPOLE TEL 604 54 83 35 e-mail: jadviga.bartnik@o2.pl			
FAZA PROJEKTU :	PROJEKT TECHNICZNY		branża SANITARNA
NAZWA RYSUNKU:	RZUT I PIĘTRA I DACHU - WENTYLACJA MECH.		data opr. 27.10.2023r.
imię i nazwisko		nr uprawnień	podpis
PROJEKTANT :	mgr inż. Wojciech Przybyła	OPL/1357/PWBS/17	
SPRAWDZAJACY :	mgr inż. Grzegorz Jurowicz	OPL/0043/POOS/03	
OPRACOWAŁA :	mgr inż. Aleksandra Drozdalska		
			skala 1:100
			nr rysunku IS-8